



Planta Baixa
Sala Motoristas
Escala: 1:75

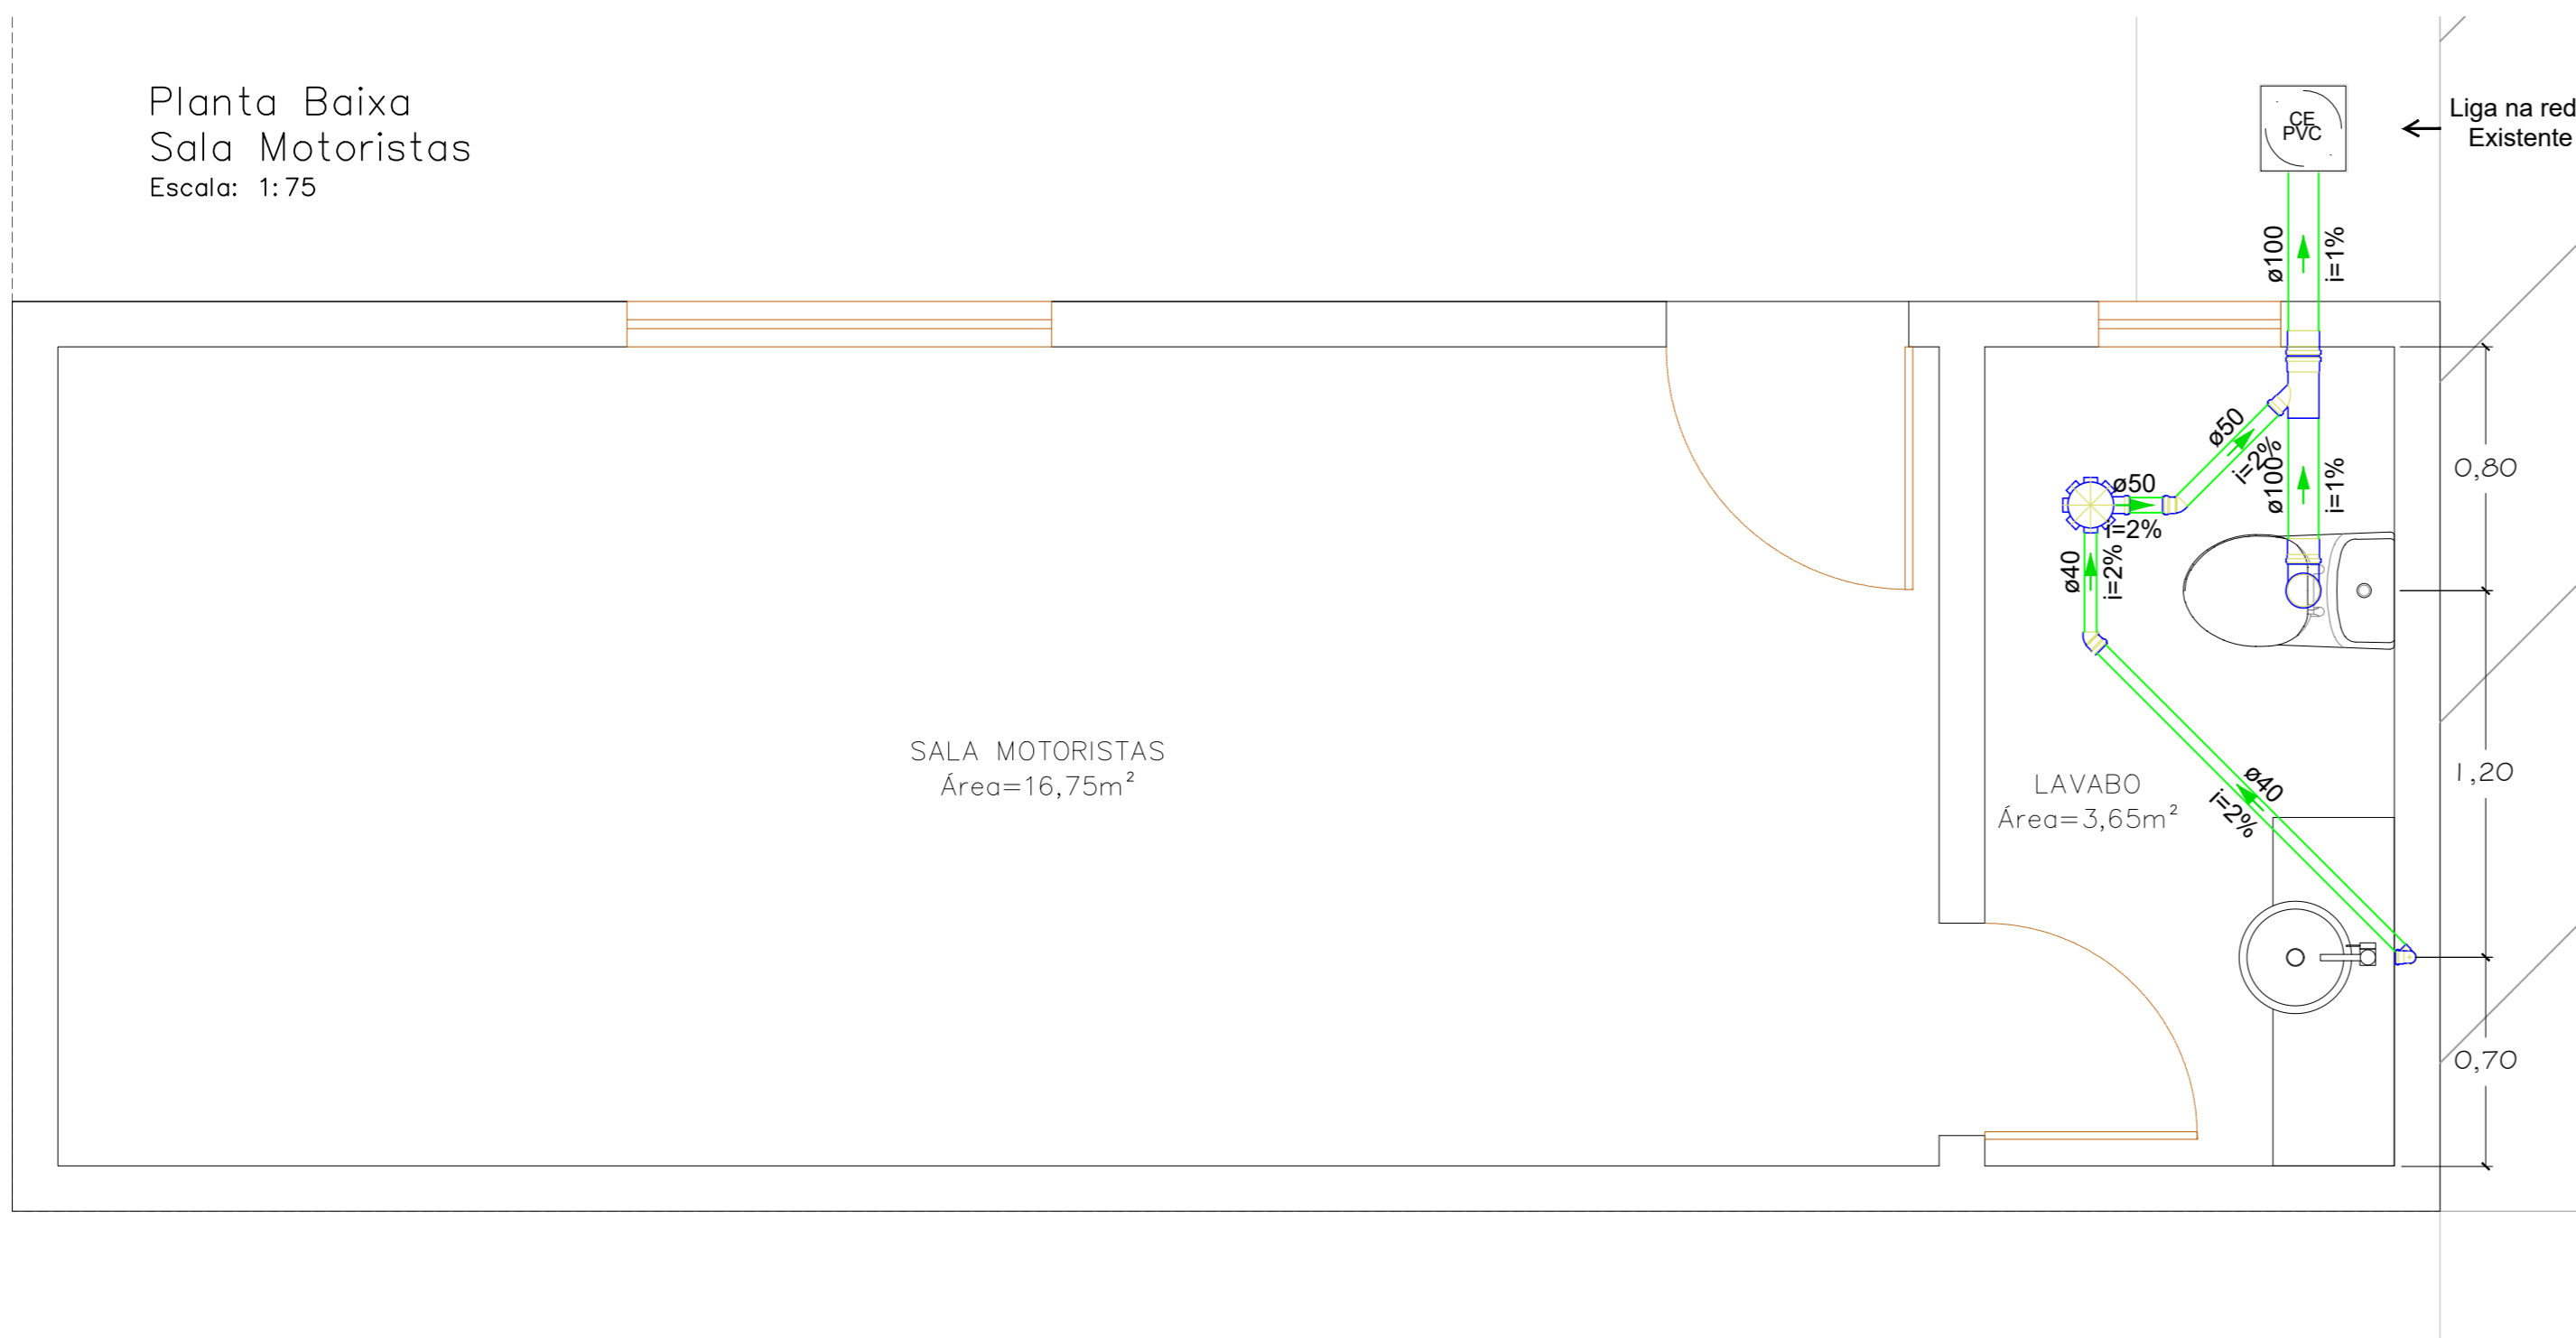

Legenda	
	Caixa Sifonada
	Caixas de passagem
	Joelho 45
	Junção invertida
	Lavatório Residencial com sifão
	Vaso Sanitário c/ curva 90°

Planta de Baixa
Cobertura
Escala: 1:100

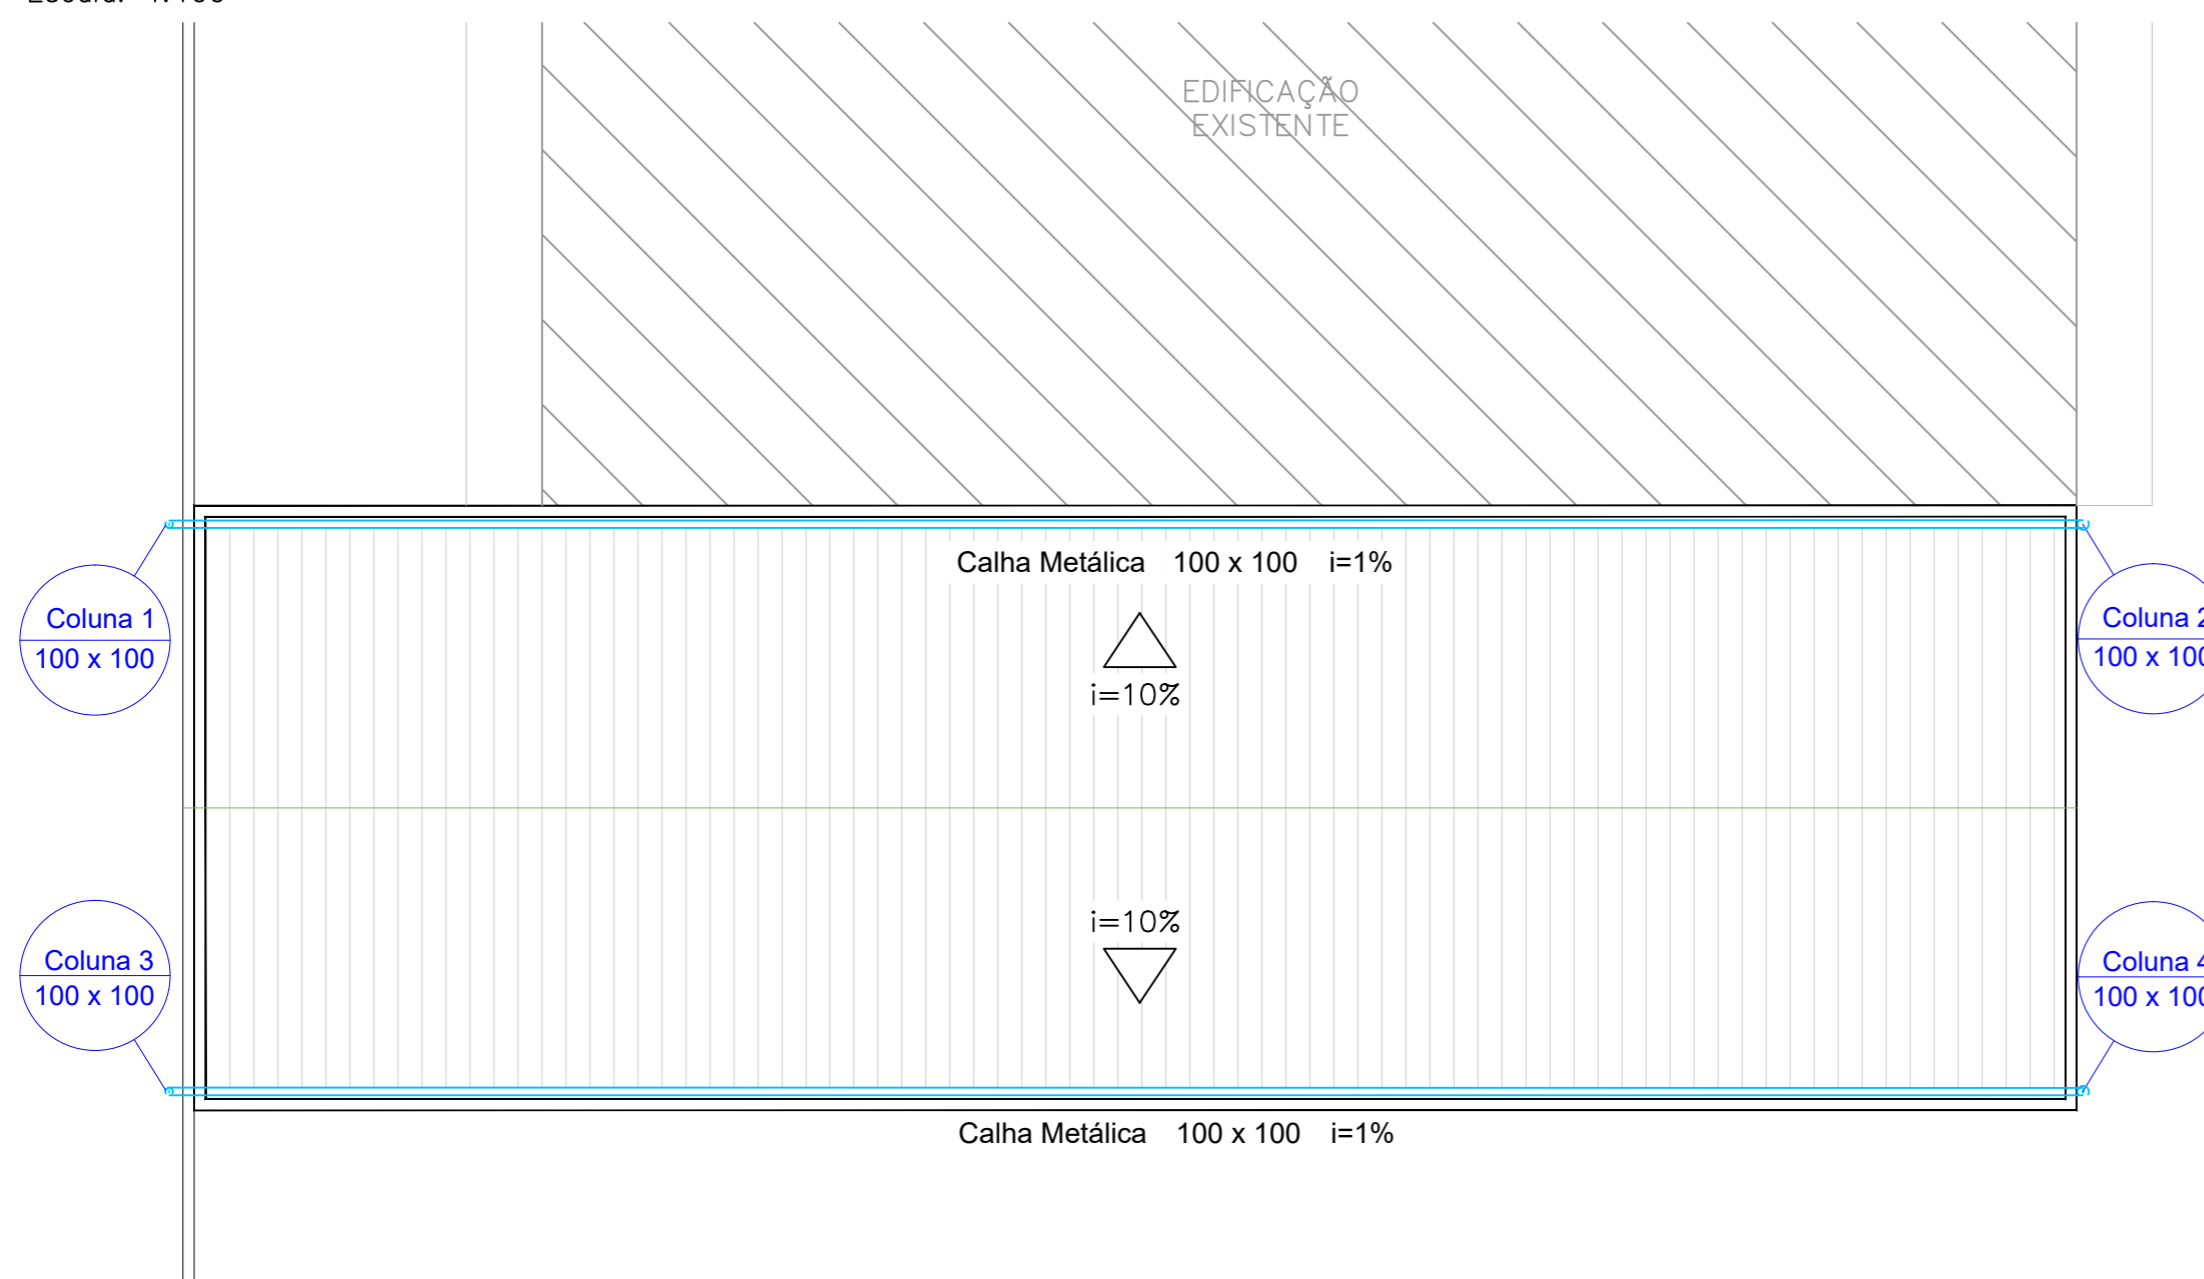

REVISÃO: 00	DATA: 07/04/2021	DESCRIÇÃO: Emissão Inicial
CARIMBOS:	ASSINATURAS:	
	Proprietário(s) PREFEITURA DE RIO DOS CEDROS CNPJ: 83.102.806/0001-18	
	Responsável técnico FELIPE ROSSI TROJAN CREA: 164.307-3	
PROJETO:	Projeto Hidrossanitário	
DISCRIMINAÇÃO:	Projeto Sanitário	
PROPRIETÁRIO(a): Prefeitura de Rio dos Cedros	CPF / CNPJ:	83.102.806/0001-18
ENDEREÇO:	Avenida Tiradentes	
NÚMERO: 519	CEP: 89212-000	BAIRRO: Centro
CIDADE/UF: Rio dos Cedros/SC	DESENHO:	Gabriela Andrade