



Planta Baixa
Sala Motoristas
Escala: 1:75

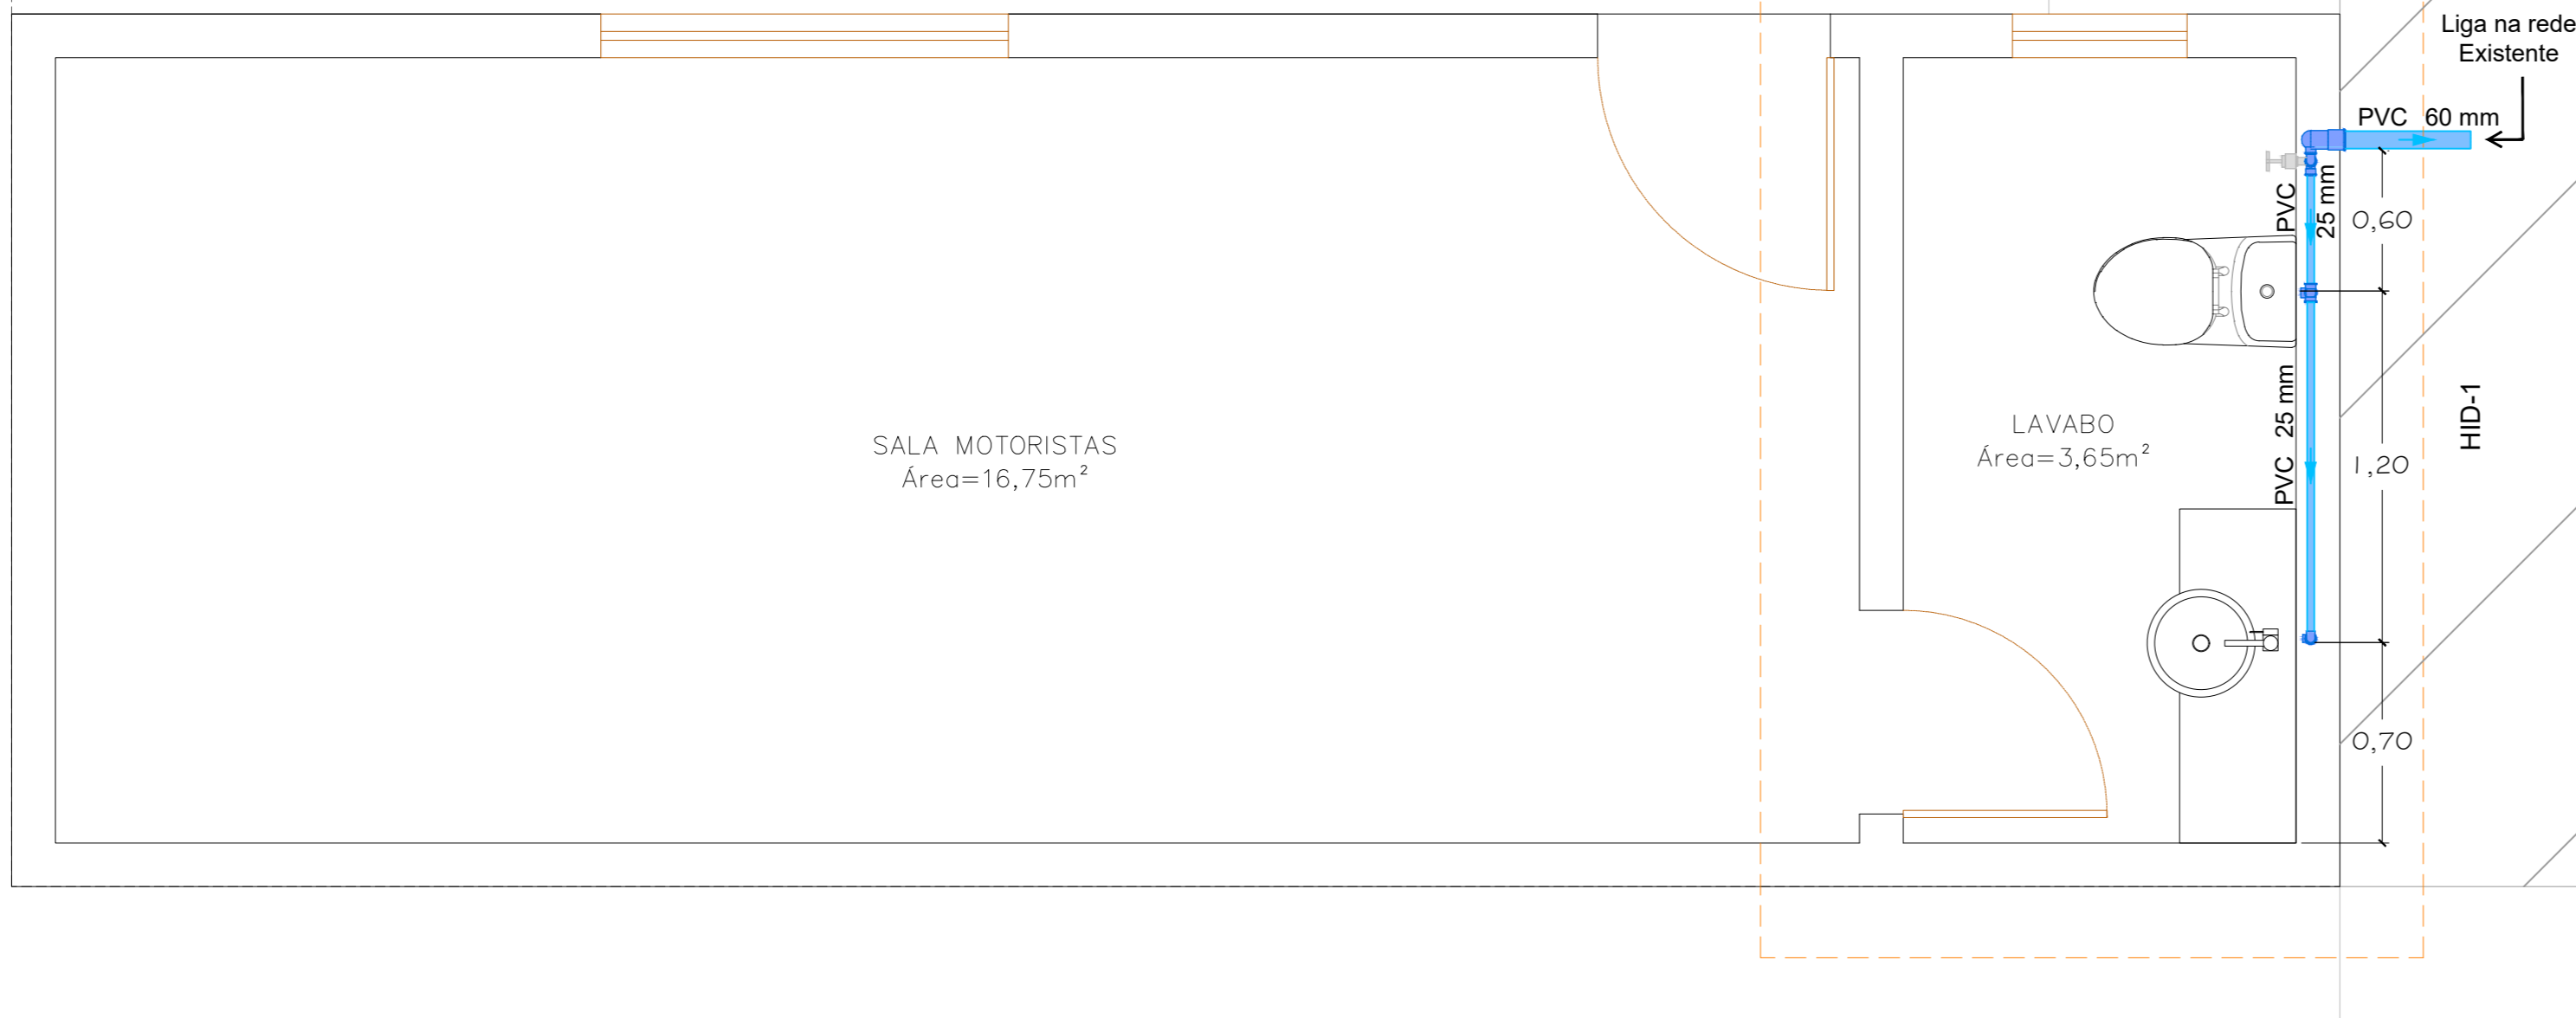

Detalhe Isométrico (HID-1)
Lavabo
Escala: 1:75

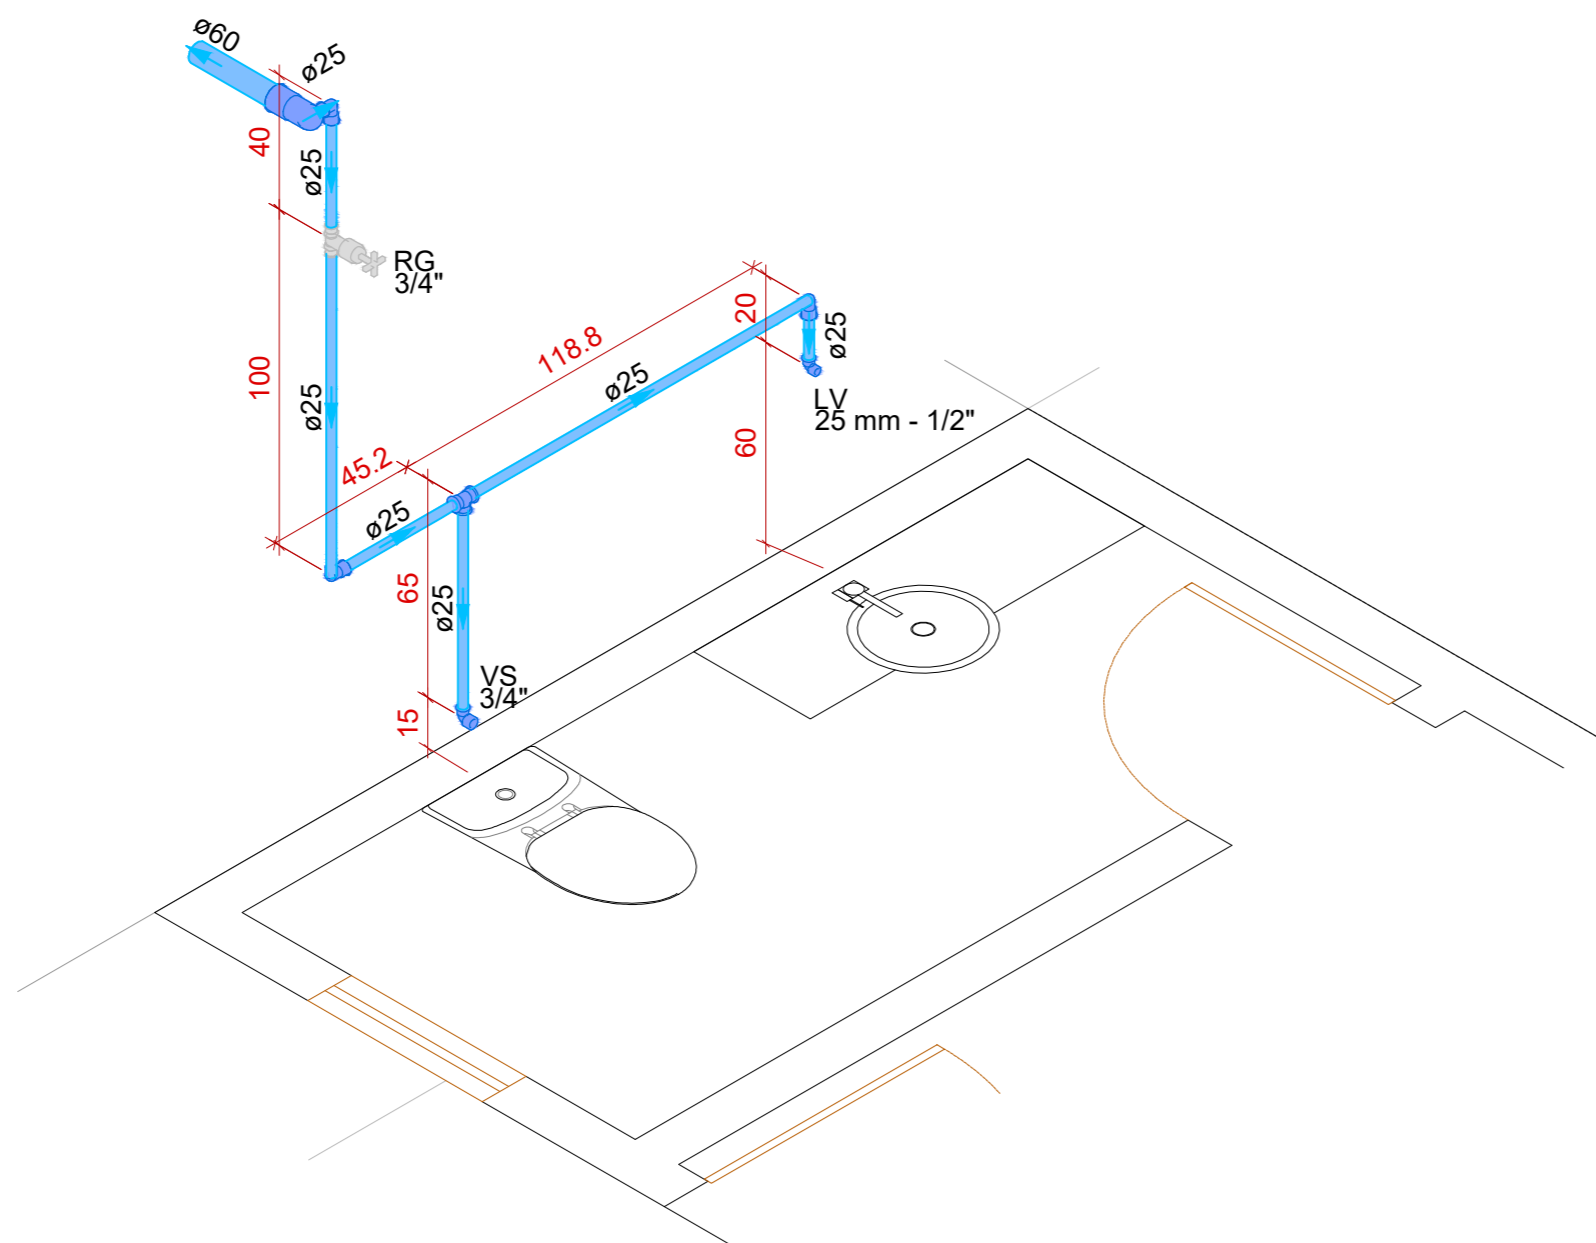

REVISÃO: 00	DATA: 07/04/2021	DESCRIÇÃO: Emissão Inicial
CARIMBOS:	ASSINATURAS:	
	Proprietário(s) PREFEITURA DE RIO DOS CEDROS CNPJ: 83.102.806/0001-18	
	Responsável técnico FELIPE ROSSI TROJAN CREA: 164.307-3	
PROJETO:	Projeto Hidrossanitário	
DISCRIMINAÇÃO:	Projeto de Água Fria	
PROPRIETÁRIO(a): Prefeitura de Rio dos Cedros	CPF / CNPJ:	83.102.806/0001-18
ENDEREÇO:	Avenida Tiradentes	
NÚMERO: 519	CEP: 89212-000	BAIRRO: Centro
CIDADE/UF: Rio dos Cedros/SC	DESENHO:	Gabriela Andrade
 engenharia e geotecnia		Rua Almirante Jaceguay - 1320 Santo Antônio - Joinville - SC Fone : (47) 3278-5886 CREA: 099890-8-SC E-mail : comercial@marcostrojan.com.br www.marcostrojan.com.br
		FOLHA: 2/2