



PLANTA BAIXA - HIDRÁULICO
 ESCALA 1/75

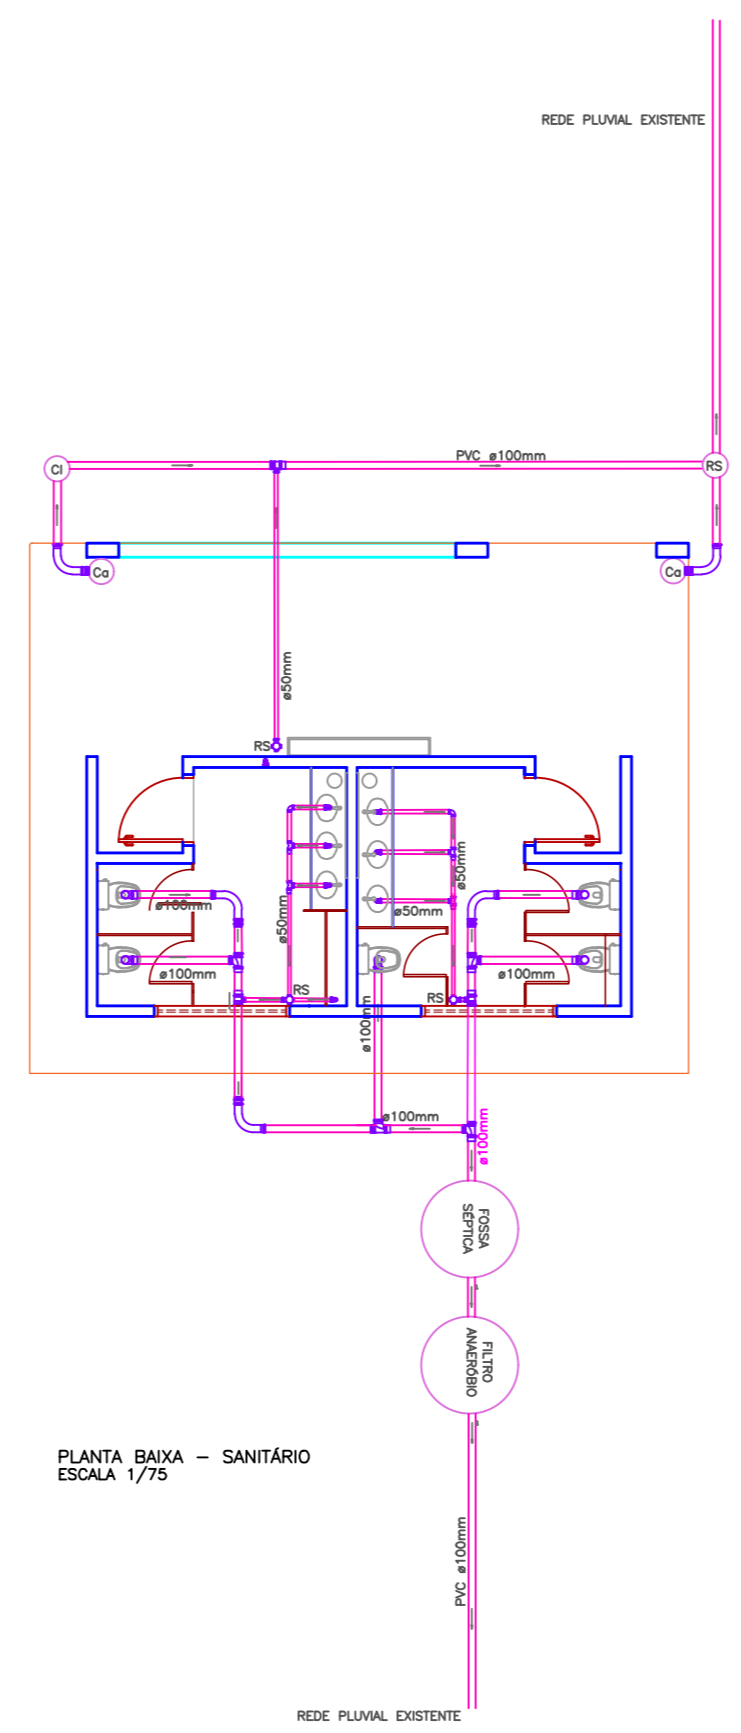

PLANTA BAIXA - SANITÁRIO
 ESCALA 1/75

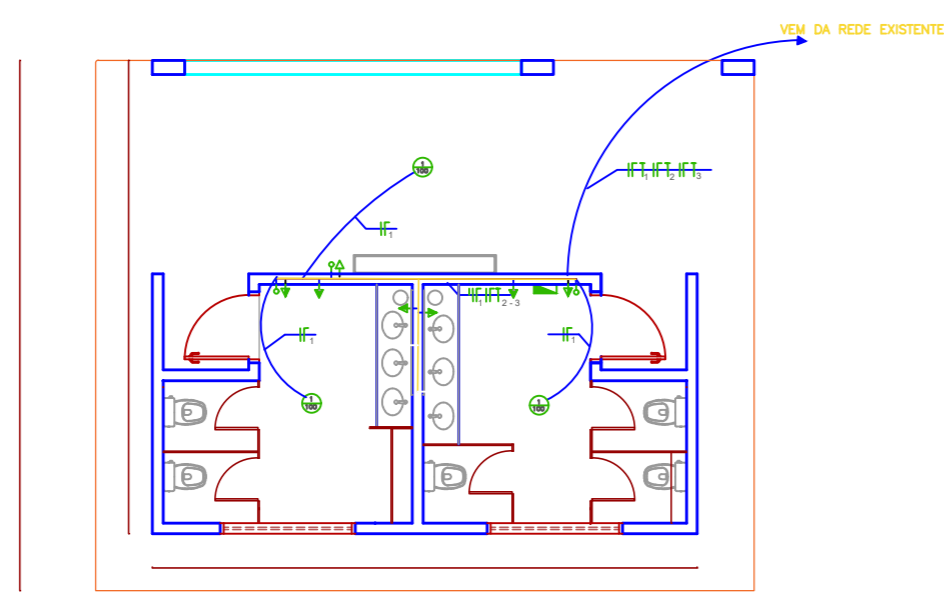

PLANTA BAIXA - ELÉTRICO
 ESCALA 1/75

CAIXA DE DISTRIBUIÇÃO							
QUADRO DE MEDIÇÃO	CIRCUITO	POTENCIA DE ILUMINAÇÃO (W)	POTENCIA DE BOMBAGAS (W)	CORRENTE (A)	CONDUTOR (mm²)	DISJUNTOR (A)	CARGA TOTAL (W)
	C1	100	4000	100	2,5 mm² 2	10A	4000
	C2	100	1000	25	2,5 mm² 2	10A	1000
	C3	100	1000	25	2,5 mm² 2	10A	1000
	C4	100	1000	25	2,5 mm² 2	10A	1000
	RESERVA	100	1000	25	2,5 mm² 2	10A	1000
	RESERVA	100	1000	25	2,5 mm² 2	10A	1000
TOTAL		400	8000	175			1200

LEGENDA	
	LAMPADA INCANDESCENTE
	ARANDELA NA PAREDE
	TOMADA BAIXA
	TOMADA MEDIA
	TOMADA ALTA
	INTERRUPTOR SIMPLES
	QUADRO DE DISTRIBUIÇÃO
	FASE NEUTRO RETORNO TERRA

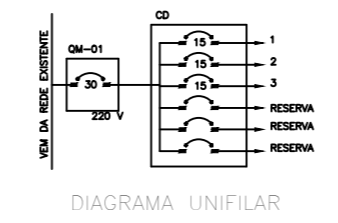


DIAGRAMA UNIFILAR

Bloco de Sanitários - Escola Municipal Servino Mengarda

PROPRIETÁRIO: PREFEITURA MUNICIPAL DE RIO DOS CEDROS

RESPONSÁVEL:
 Fabio H. Beckert

CREA:
 043556-8 SC

ÁREA: 50,87m²

ESCALA INDICADA



MUNICÍPIO DE RIO DOS CEDROS

DESCRIÇÃO:

PRANCHA: COMPLEMENT.

DATA: JULHO DE 2022

01/01